

Nv±0.00

Nv+0.15

Nv+0.15

RECIBO
Nv+0.30

Nv+0.30

Nv+0.30

JARDINES

ESPEJOS
DE AGUA

RECIBO
PRINCIPAL

RECIBO
Nv+0.30

INFORMACION

SALA DE
ESPERA

COLECTURIA

COPIADO

TESORERIA

ARCHIVO Y
ESTADISTICA

UTILERIA

1

2

3

4

F

G

H


I

J


K

PLANTA BAJA - NIVELES: +0.10m, +0.30m

ESCALA 1:400

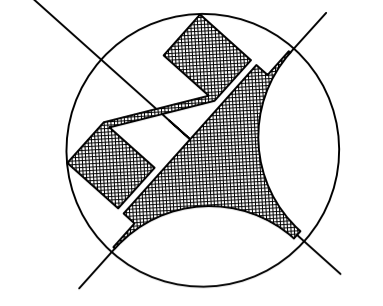

UBICACIÓN

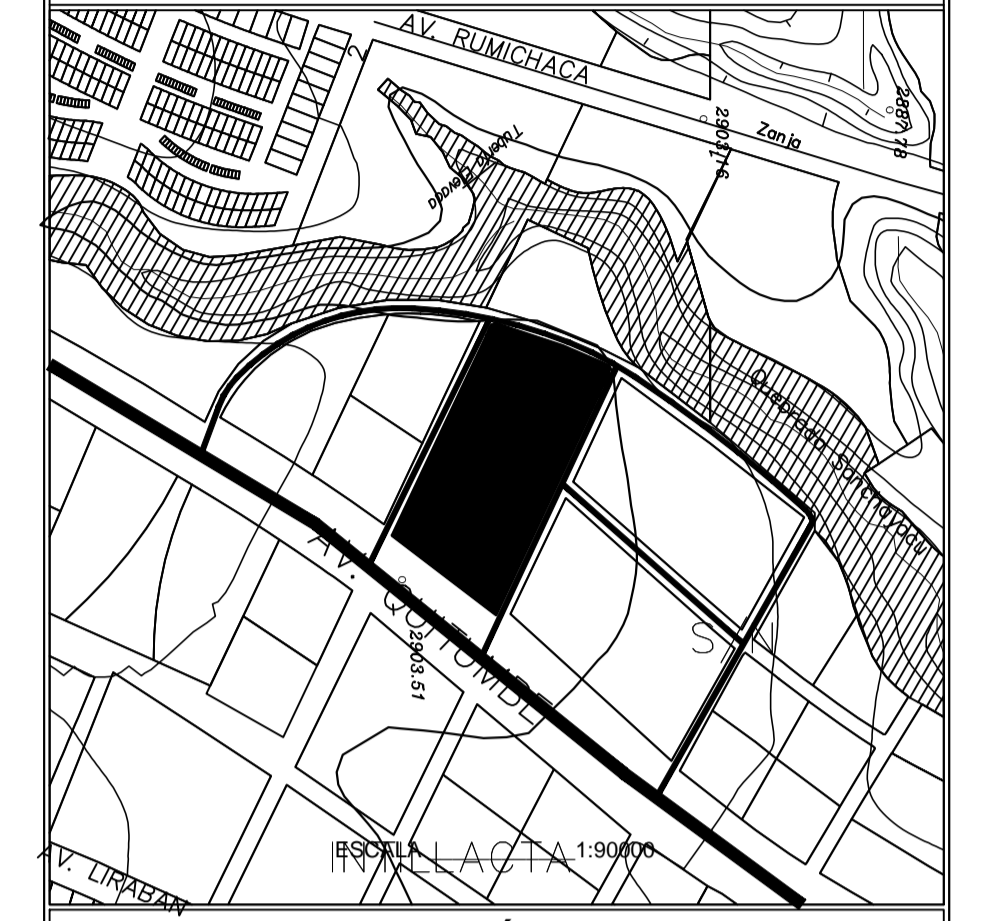

NOTAS TÉCNICAS

UNIVERSIDAD INTERNACIONAL SEK
FACULTAD DE ARQUITECTURA Y URBANISMO

2010 - 2011

TEMA:
CENTRO CULTURAL PARA NIÑOS DE EDUCACIÓN
BÁSICA (4-12 AÑOS) EN LA PARROQUIA
QUITUMBE

PFC N° 0000000	TUTOR DEL PROYECTO: ARQ. DIEGO PADILLA PROAÑO
AUTOR: BERNARDO CHIRIBOGA DE GUZMAN	ESCALA: 1:100
LÁMINA: 10	

CONTIENE:
PLANTA BAJA
1. AREA ACOTADA -A2-